

**area-17**  
ARCHITECTURE & INTERIOR

AREA-17 ENGINEERING S.R.L.  
VIA TEVERE 65, 05019 SESTO FIORENTINO (FI)  
C.F. 07.0002010087  
T. +39 0573 317365  
WWW.AREA-17.COM


Comune **Empoli** Località **Empoli** Via **Raffaello Sanzio**  
Committente **Comune di Empoli**

Progettista  
Oggetto **Nuovo polo sportivo di atletica a servizio delle scuole di via Raffaello Sanzio I Lotto - Empoli (FI)**

Elaborato **PROGETTO IMPIANTI ELETTRICI** Scala **1:100** Data **26-09-2022**  
**SECONDO D.M. 37/08** Foglio n°  
**PIANTA PIANO TERRENO**  
**DISTRIBUZIONE PRINCIPALE** **IE-01**

Aggiornamenti:  
1  
2  
3  
4  
5

LA DIFFUSIONE E RIPRODUZIONE, ANCHE PARZIALE DI QUESTA TAVOLA E' VIETATA A TERMINI DI LEGGE.  
File Name IE-01 - Empoli.dwg

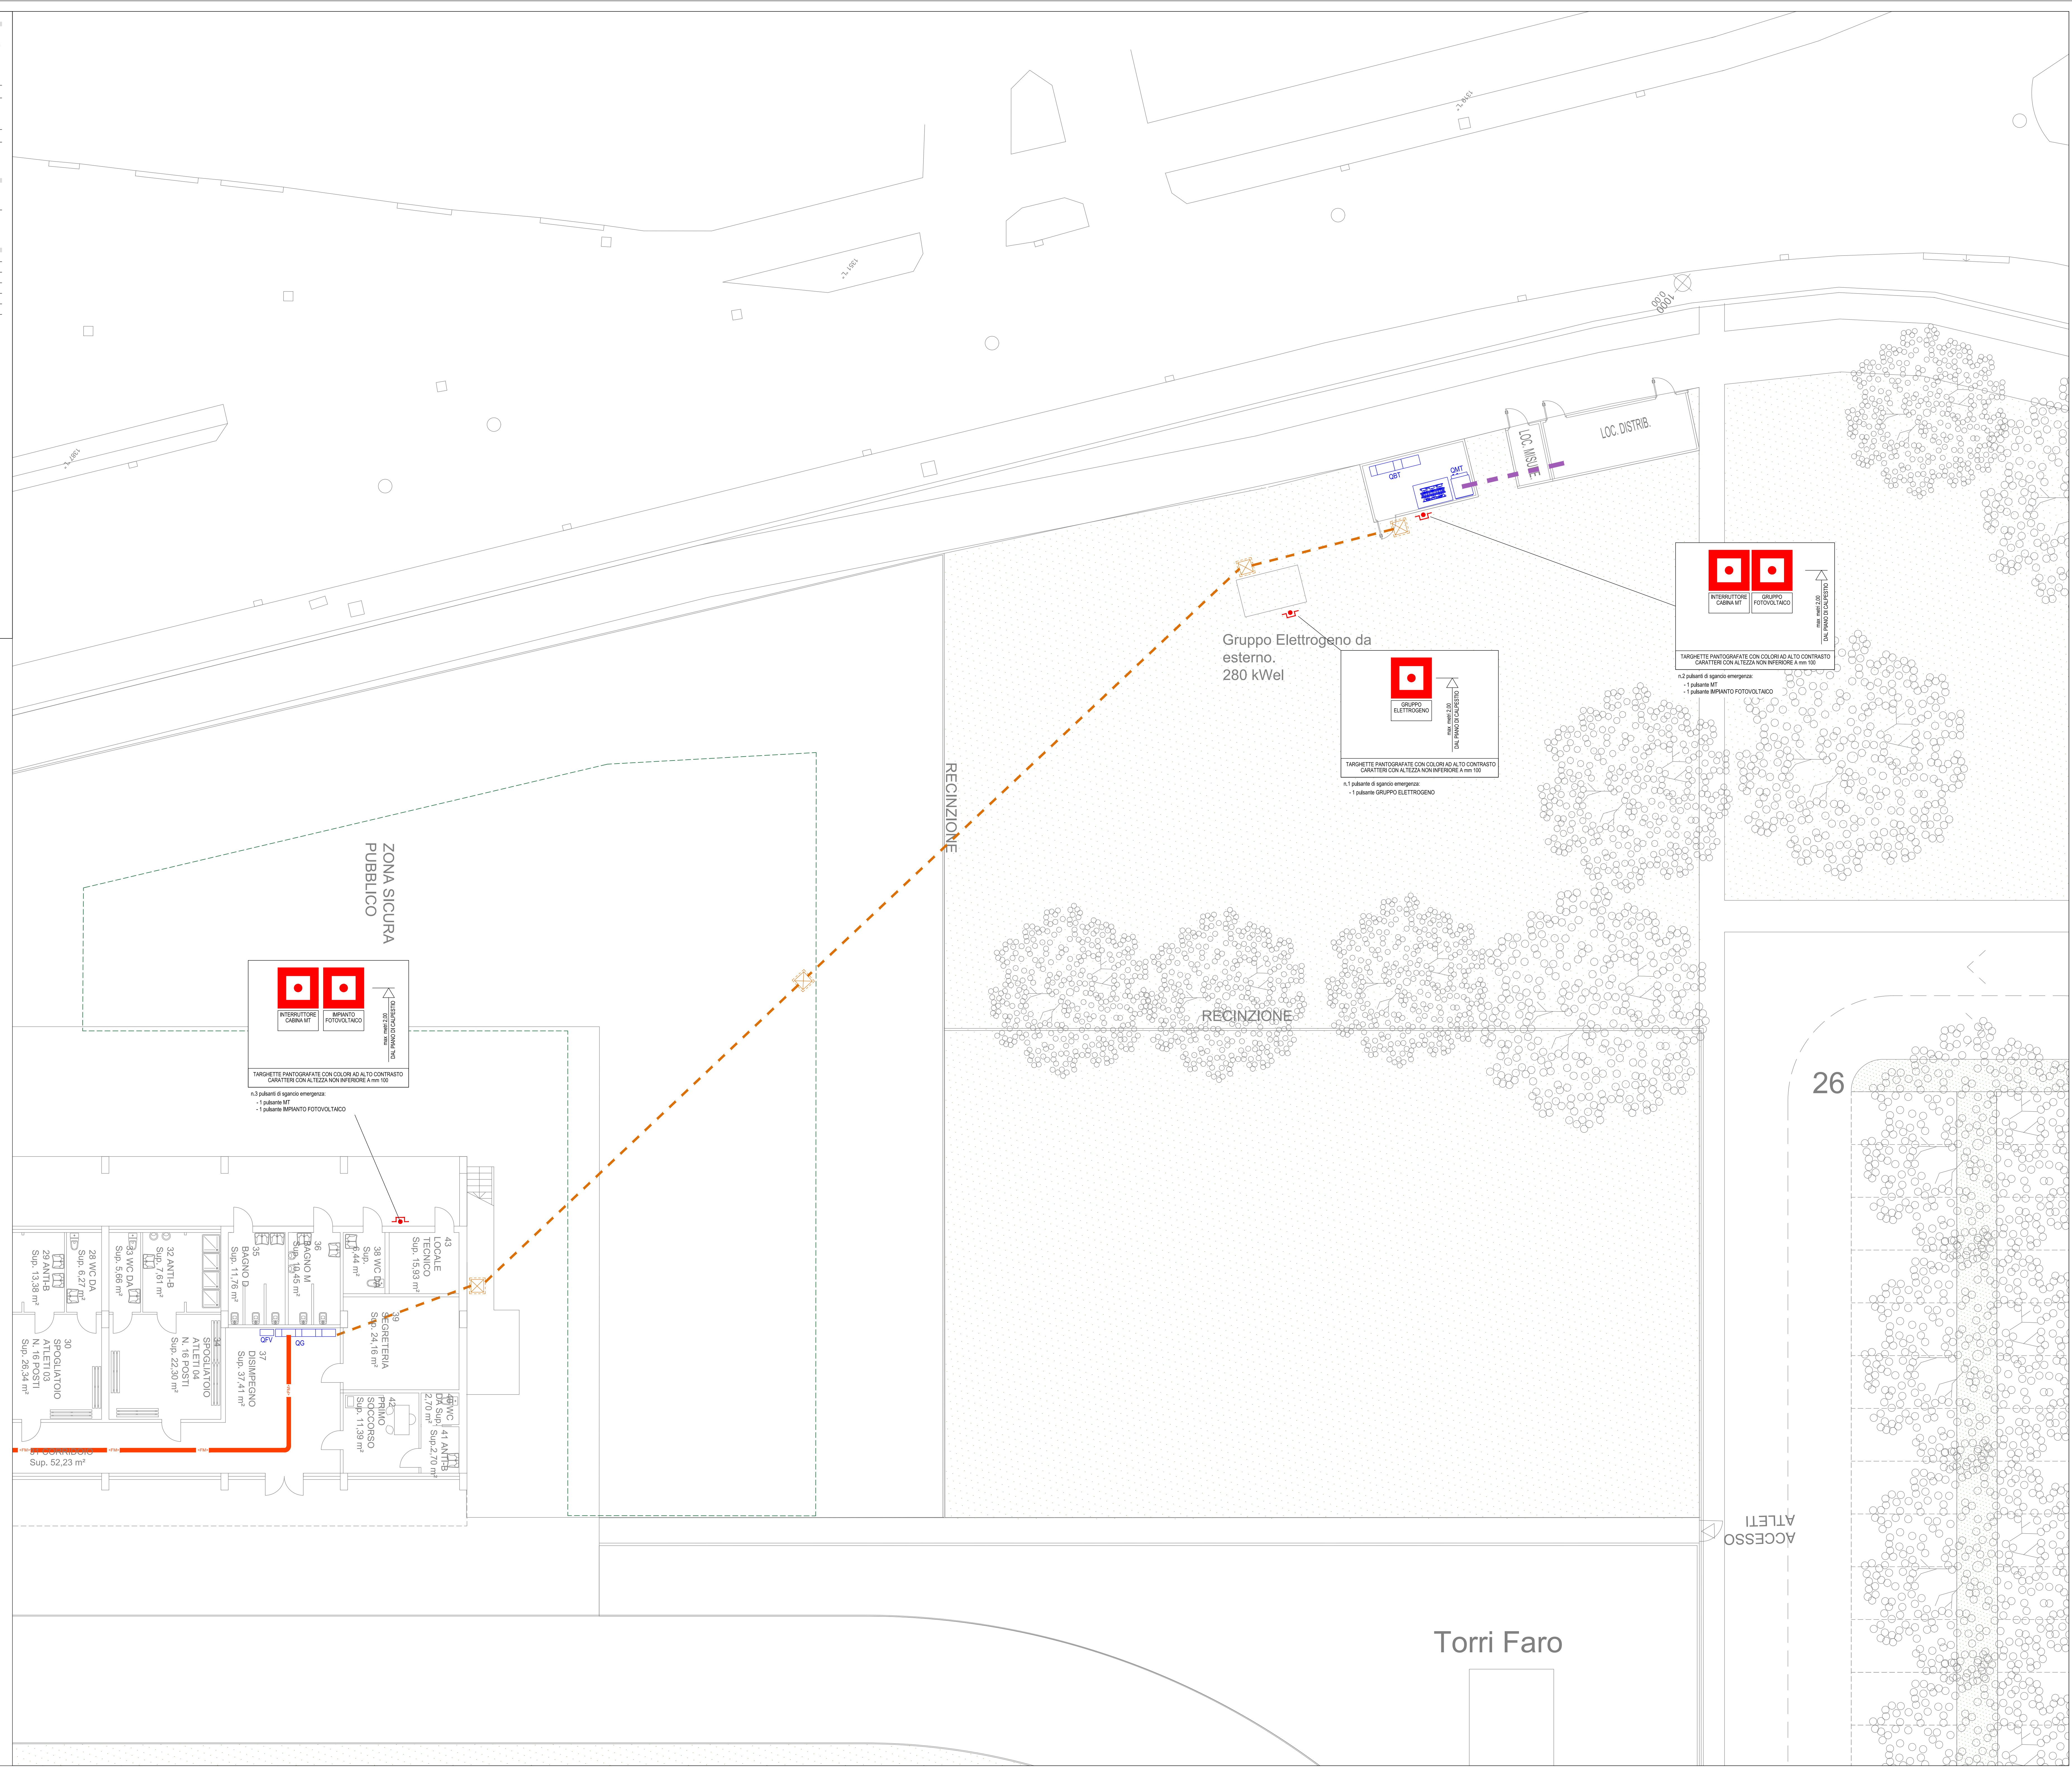

**INTERUTTORE CABINA MT** **IMPIANTO FOTVOLTAICO**

TARGHETTE PANTOGRAFATE CON COLORI AD ALTO CONTRASTO CARATTERI CON ALTEZZA NON INFERIORE A mm 100

n.3 pulsanti di sgancio emergenza:  
- 1 pulsante MT  
- 1 pulsante IMPIANTO FOTVOLTAICO

**GRUPPO ELETTROGENO**


TARGHETTE PANTOGRAFATE CON COLORI AD ALTO CONTRASTO CARATTERI CON ALTEZZA NON INFERIORE A mm 100

n.1 pulsante di sgancio emergenza:  
- 1 pulsante GRUPPO ELETTROGENO

**INTERUTTORE CABINA MT** **GRUPPO FOTVOLTAICO**

TARGHETTE PANTOGRAFATE CON COLORI AD ALTO CONTRASTO CARATTERI CON ALTEZZA NON INFERIORE A mm 100

n.2 pulsanti di sgancio emergenza:  
- 1 pulsante MT  
- 1 pulsante IMPIANTO FOTVOLTAICO

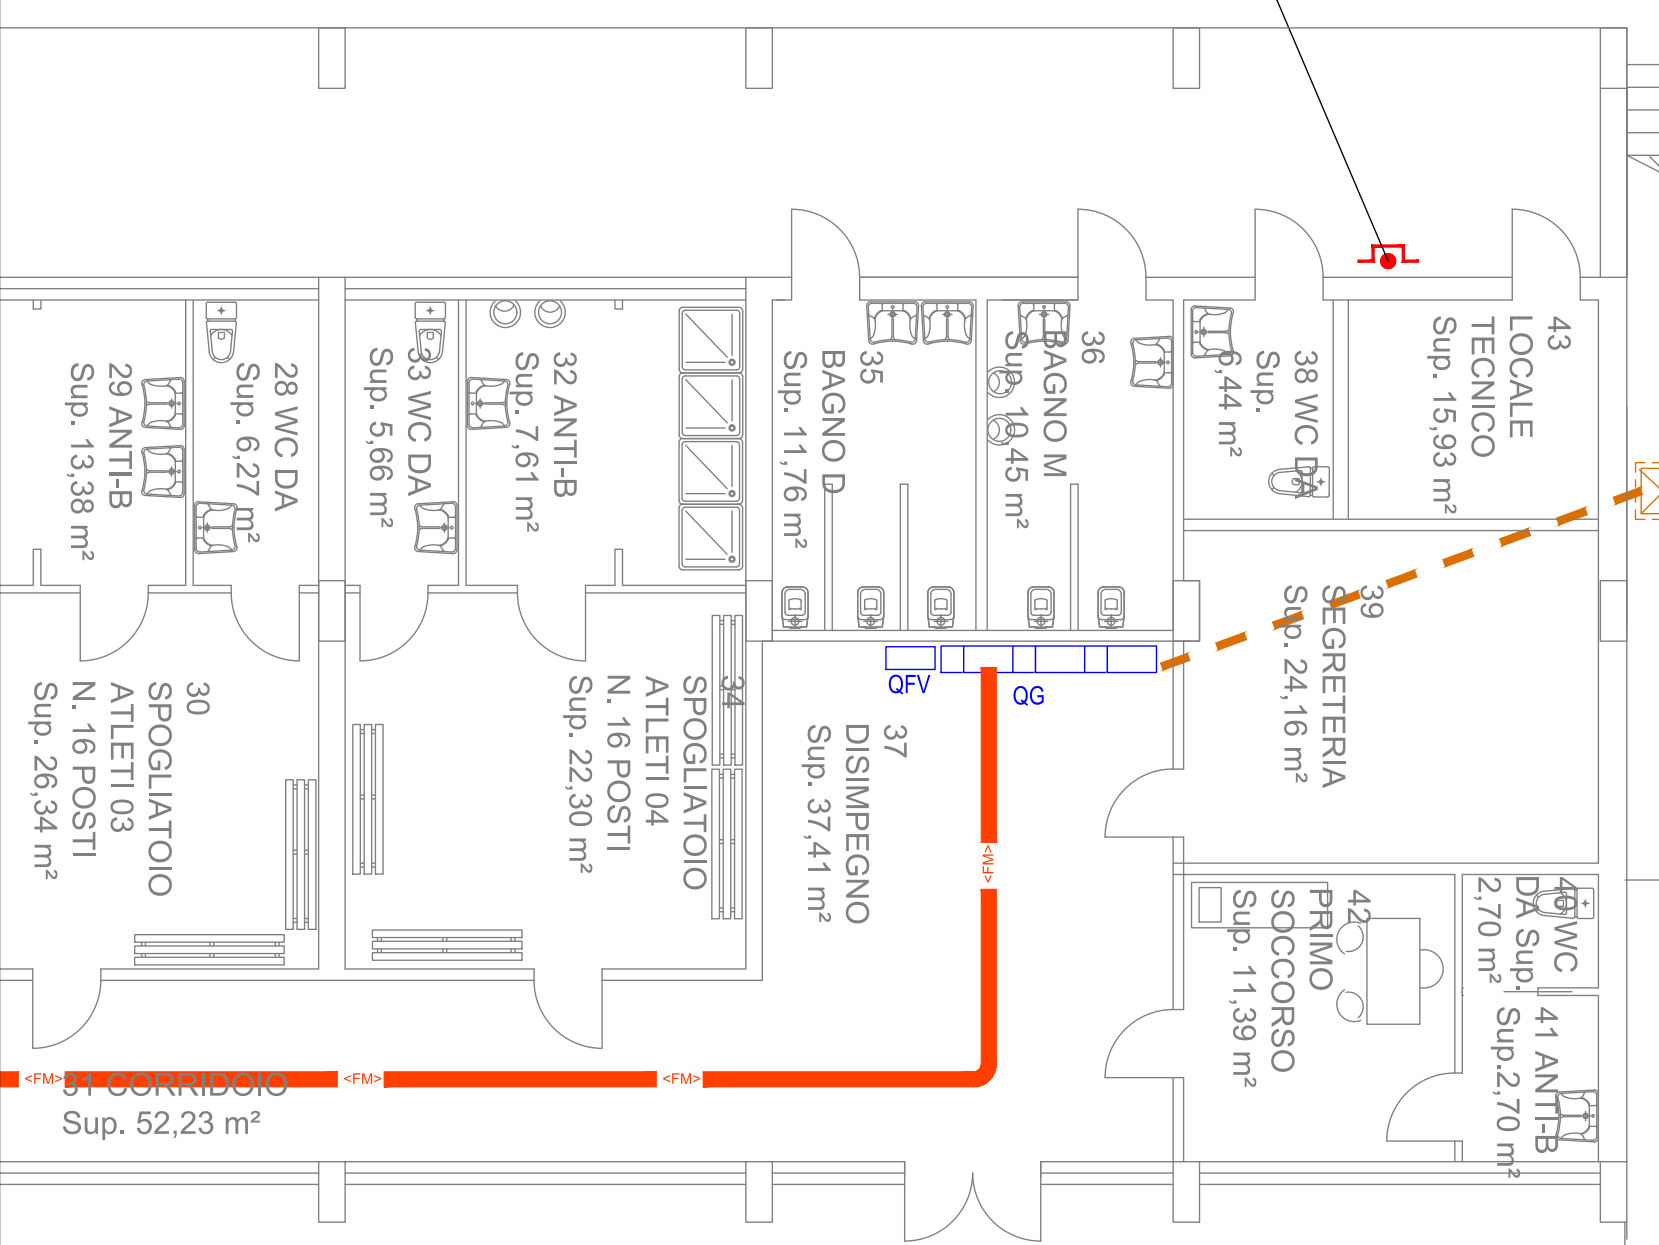

Torri Faro

ACCESSO ATLETI

26