

SPAZIO DI RISCALDAMENTO
ATELIER

USCITA PER ESODO SICUREZZA
ATELIER
Larghezza US = 4 m
- Modulo 405 x 6 606 x 6 m
- Capacità US = 50290 - 50290 p.


USCITA PER ESODO SICUREZZA
SPETTATORI
Larghezza US = 4 m
- Modulo 405 x 6 606 x 6 m
- Capacità US = 50290 - 50290 p.

LEGENDA

■	INSTRUMENTAZIONE	■	STRUTTURE PER IL SOFFITTO
■	STRUTTURE PER IL SOFFITTO	■	STRUTTURE PER IL SOFFITTO
■	STRUTTURE PER IL SOFFITTO	■	STRUTTURE PER IL SOFFITTO
REVISIONI E VERIFICHE

1	PROGETTO PRELIMINARE	26/09/2022
2	PROGETTO DEFINITIVO	
3	PROGETTO DEFINITIVO	
4	PROGETTO DEFINITIVO	
5	PROGETTO DEFINITIVO	

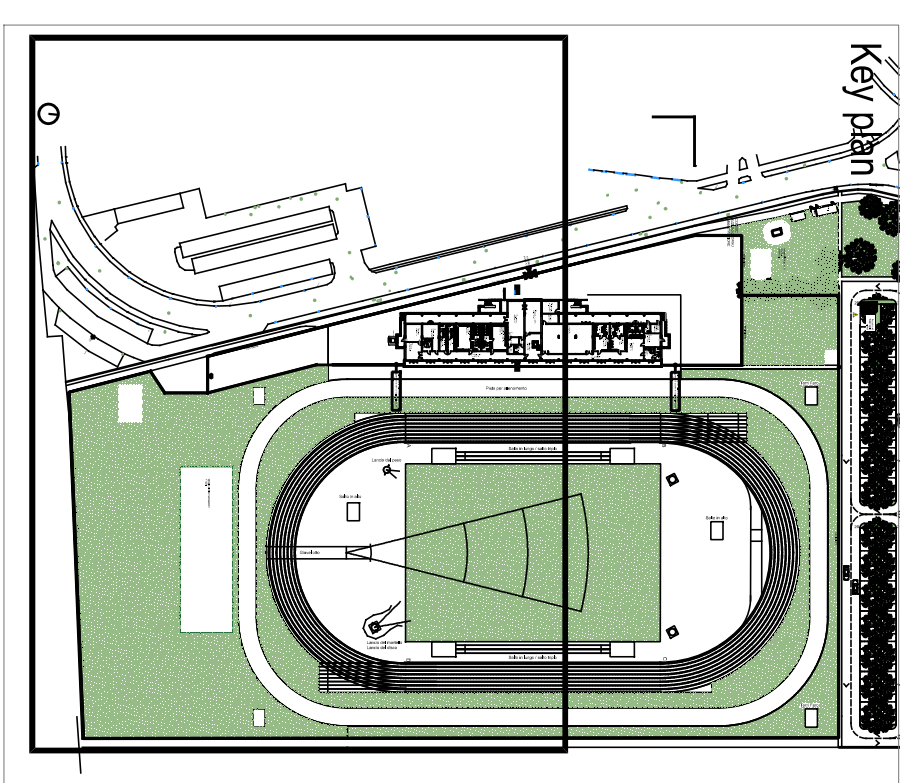

area-17

AREA 17 - ARCHITETTURA S.p.A.
ARCHITETTURA & INTERIOR
Via TRENTE 60, 38100 TRENTO (TN)
C.F. 01543031023
www.area17.com

Committente: **COMUNE EMPOLI**
Lavoratori: **Emipi**
Via **RAFARICHE SORDO**

Progetto: **ESAME PROGETTO VV - Realizzazione di impianto sportivo**

Esibizione: **PREVENZIONE INCENDI**
Pianta Piano Terra
Scala: **1:200**
Data: **26/09/2022**
VVF02-b

Aggiornamenti:
1
2
3
4
5

LA PREVENZIONE INCENDI: RESPONSABILITÀ DELL'ARCHITETTO
FILIPPO MONTUORI
PROGETTO: VVF02-b