

COMUNE DI EMPOLI

PUA 12.13 ai sensi dell'art. 121 della L.R. 65/2014
in applicazione della Scheda Norma 12.13 della Variante
Urbanistica al Piano Strutturale e al RegolamentoUrbanistico
del Comune di Empoli (ai sensi art.238 e 252 ter della L.R. 65/2014)

Il Richiedente:

ZIGNAGO VETRO

Zignago Vetro S.p.a.
Procuratore Speciale:
Roberto Bassarelli

Titolo:

STATO DI PROGETTO

Schema delle reti di impianti relative alle aree a verde pubblico attrezzato e primario

Tavola

11d

Scala

1:500

Data:

Luglio 2025

di.enne PARTNERS

architettura • urbanistica • design

ARCH. MASSIMILIANO DANI • GEOM. GIANLUCA NACCI
ARCH. ELENA DEL FANTE • GEOM. FRANCESCO BIGIONI

Via Pistoia n. 7 San Miniato (Pistoia) - Tel. 0571 401111 - 401185 - e-mail: di.ennepartners@gmail.com

Il Progettista:

Architetto Massimiliano Dani

LEGENDA

Tubazione adduzione acqua


Corrugati impianto elettrico

Lampione tipo Kai e pozzetto

Lampione tipo Kalos e pozzetto

Pozzetto di raccordo

VERDE PUBBLICO ATTREZZATO - Part. A

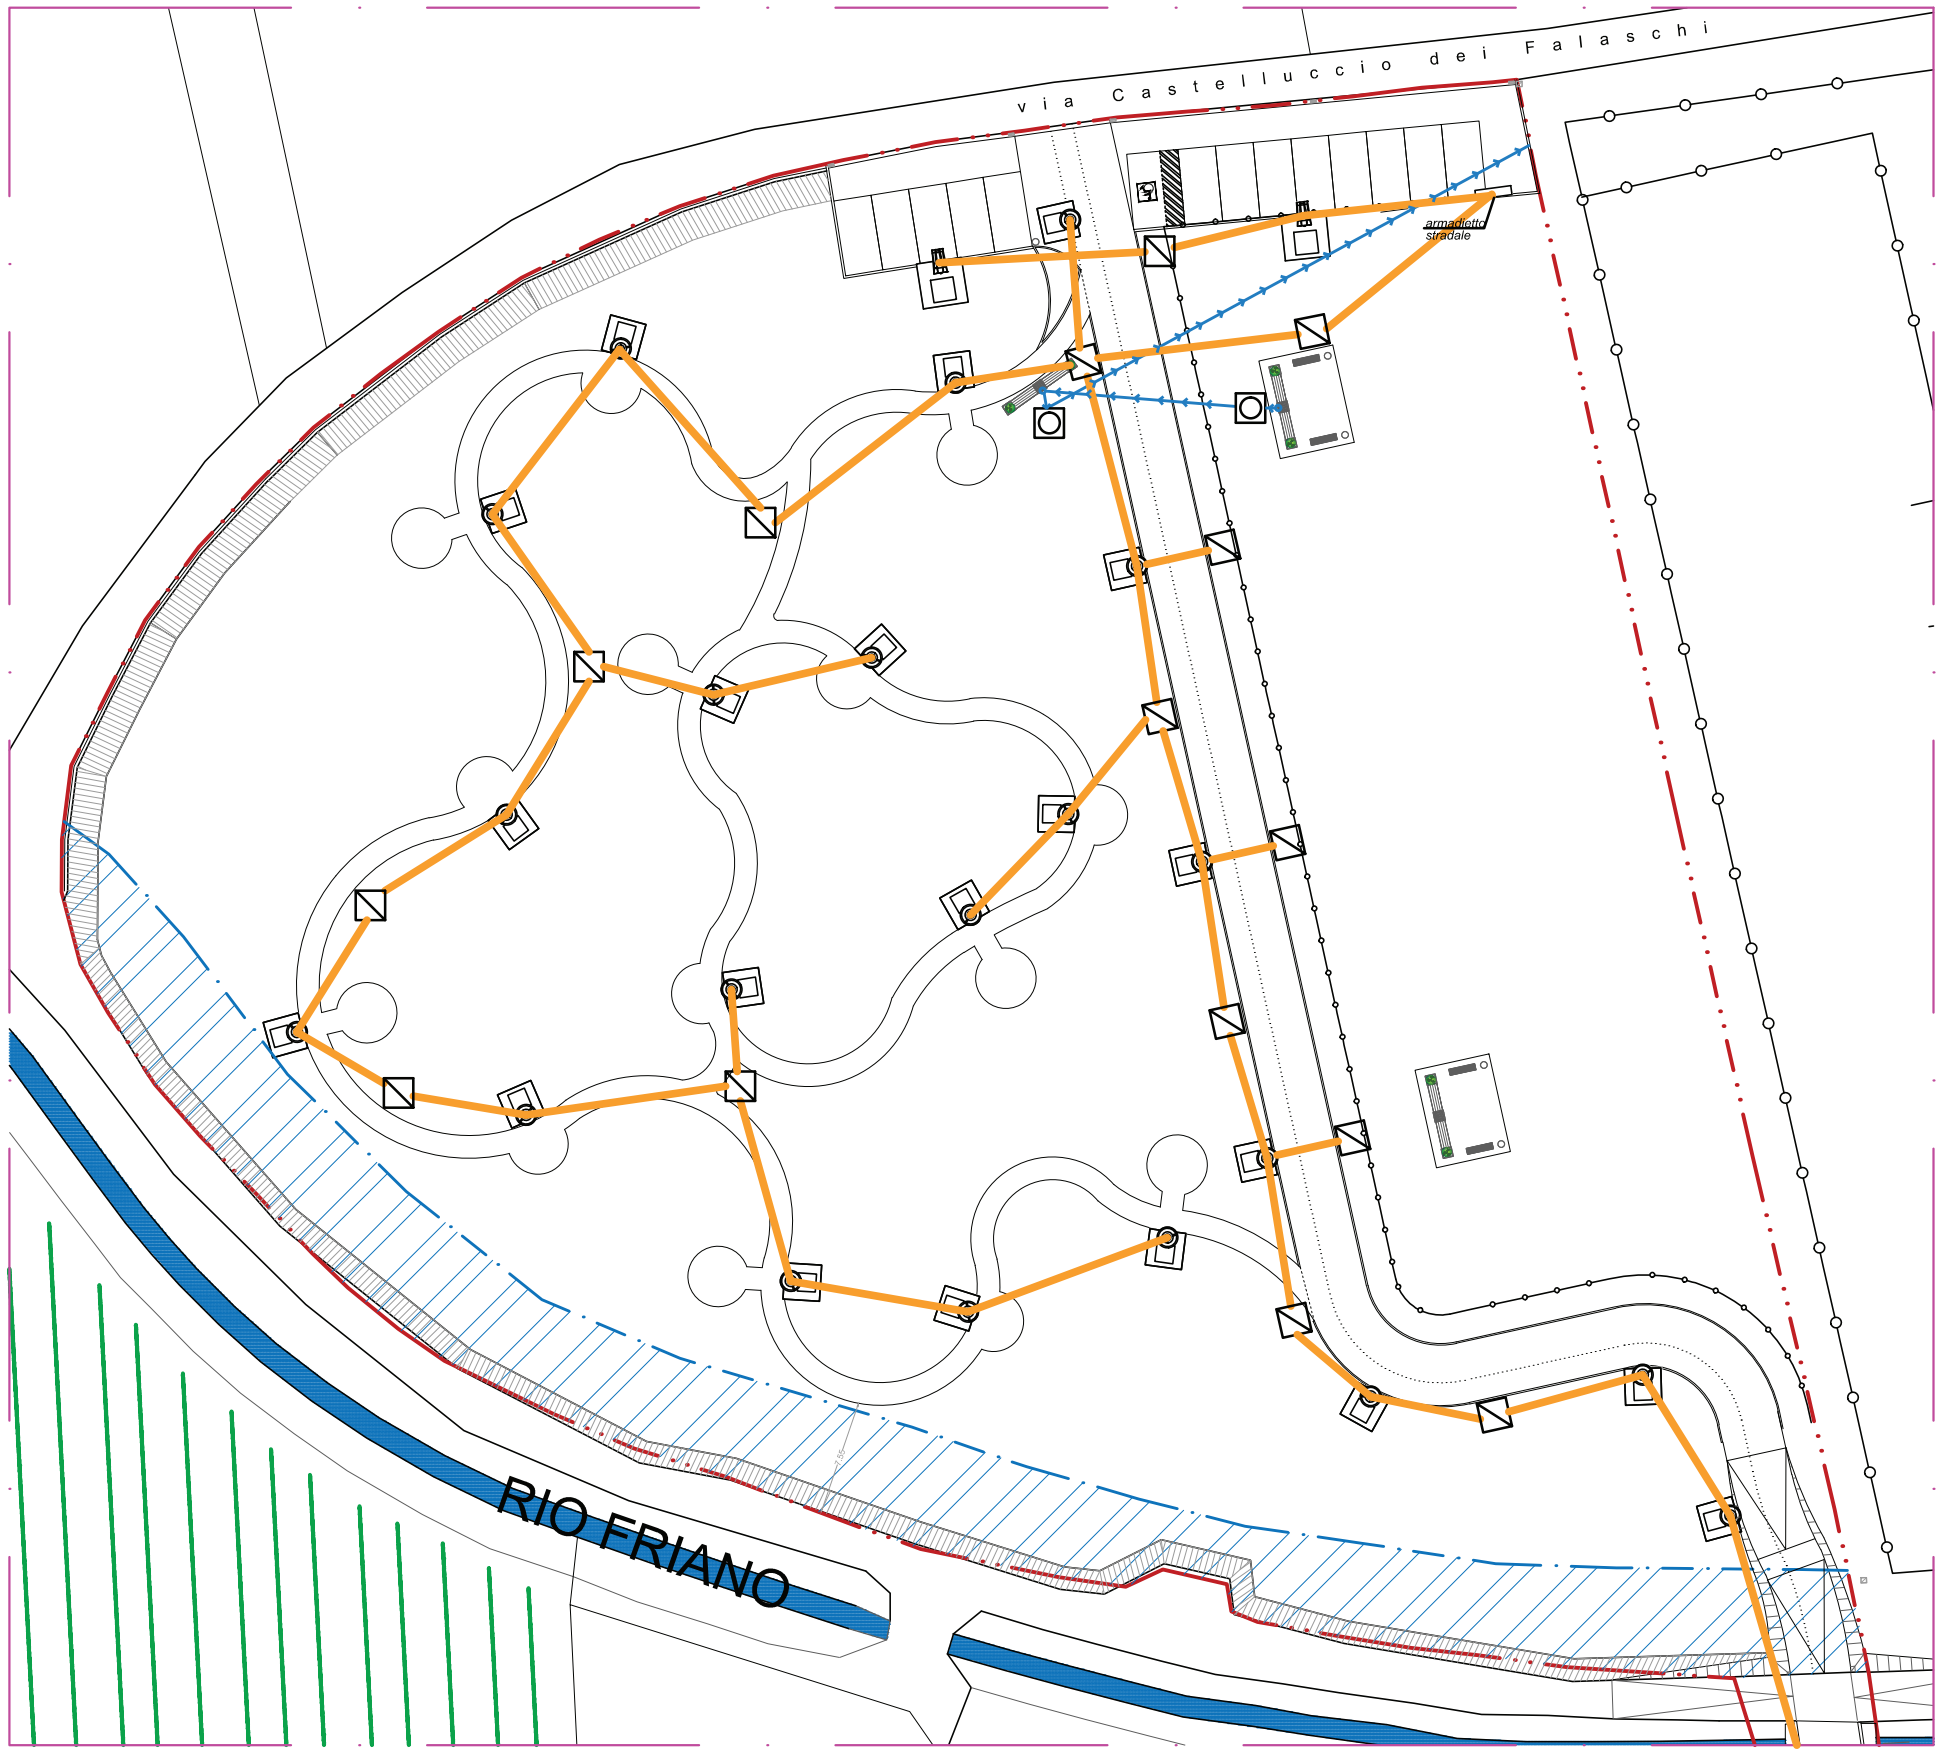

VERDE PUBBLICO PRIMARIO - Part. B

